


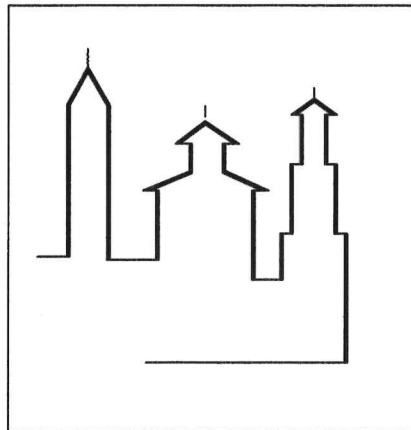

Comune di Città di Castello

Provincia di Perugia

INTERVENTI PER LA SISTEMAZIONE DI LOCALI DA DESTINARE A SEDE
DEL GRUPPO COMUNALE VOLONTARI DI PROTEZIONE CIVILE
RICOMPRESI NEL COMPLESSO IMMOBILIARE DENOMINATO "CITTADELLA
DELL'EMERGENZA" UBICATO NEL CAPOLUOGO, IN VIA LUIGI ANGELINI.



VARIANTE IN CORSO D'OPERA

ELAB. 2.2

ELABORATI IMPIANTO ELETTRICO - PIANTE

DATA:

29 GEN. 2020

Il Direttore dei Lavori

Geom. Luca Zampella

Il Progettista

Ing. Stefano Torrini



Il Responsabile del procedimento

Geom. Francesco Nocchi

Il Collaboratore

Aldo Fegaielli


Società CO.EDIL
Costruzioni edili e lavori stradali
Via Genova 9 - Tel. 075.0415952
06019 - Umbertide (PG)
P. IVA 02147850545
REA PG 182392



Comune di Città di Castello

Provincia di Perugia

INTERVENTI PER LA SISTEMAZIONE DI LOCALI DA DESTINARE A SEDE DEL GRUPPO COMUNALE VOLONTARI DI PROTEZIONE CIVILE RICOMPRESI NEL COMPLESSO IMMOBILIARE DENOMINATO "CITTADELLA DELL'EMERGENZA" UBICATO NEL CAPOLUOGO, IN VIA LUIGI ANGELINI.

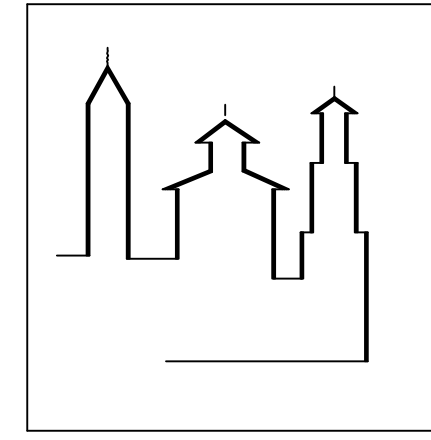

VARIANTE IN CORSO D'OPERA

ELAB. 2.2 ELABORATI IMPIANTO ELETTRICO - PIANTE


DATA:

Il Direttore dei Lavori
Geom. Luca Zampella

Il Responsabile del procedimento
Geom. Francesco Nocchi

Il Progettista
Ing. Stefano Torrini

Il Collaboratore
Aldo Fegatelli

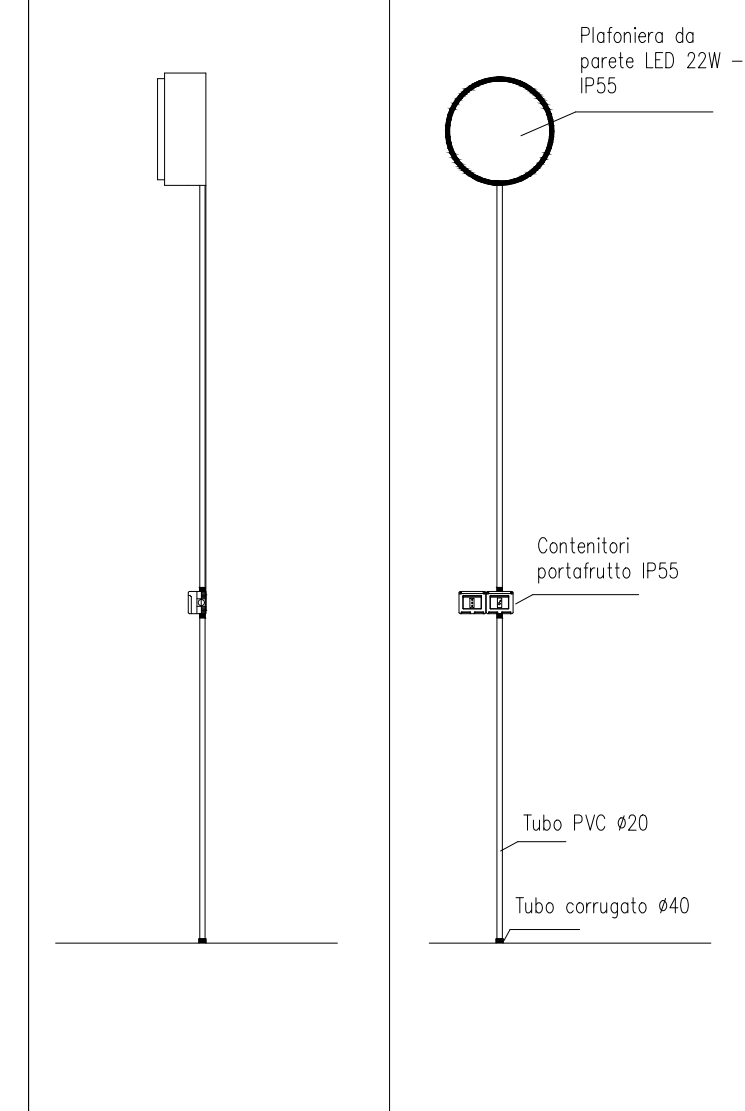


LEGENDA:

	Quadro Generale
	Tubazione in PVC IP55
	Scatola di derivazione in PVC IP55
	Rilevatori di movimento IP55
	Interruttore IP55
	Preso 10A IP55
	LED max 120lm Piafoniera LED P54 classe I 1500lm
	Piafoniera d'emergenza IP54 classe II 180lm
	Lampada a parete LED IP54 22W

Pianta piano seminterrato

cavidotti - cavidotti e conduttori linee a vista a soffitto


Scala 1/100

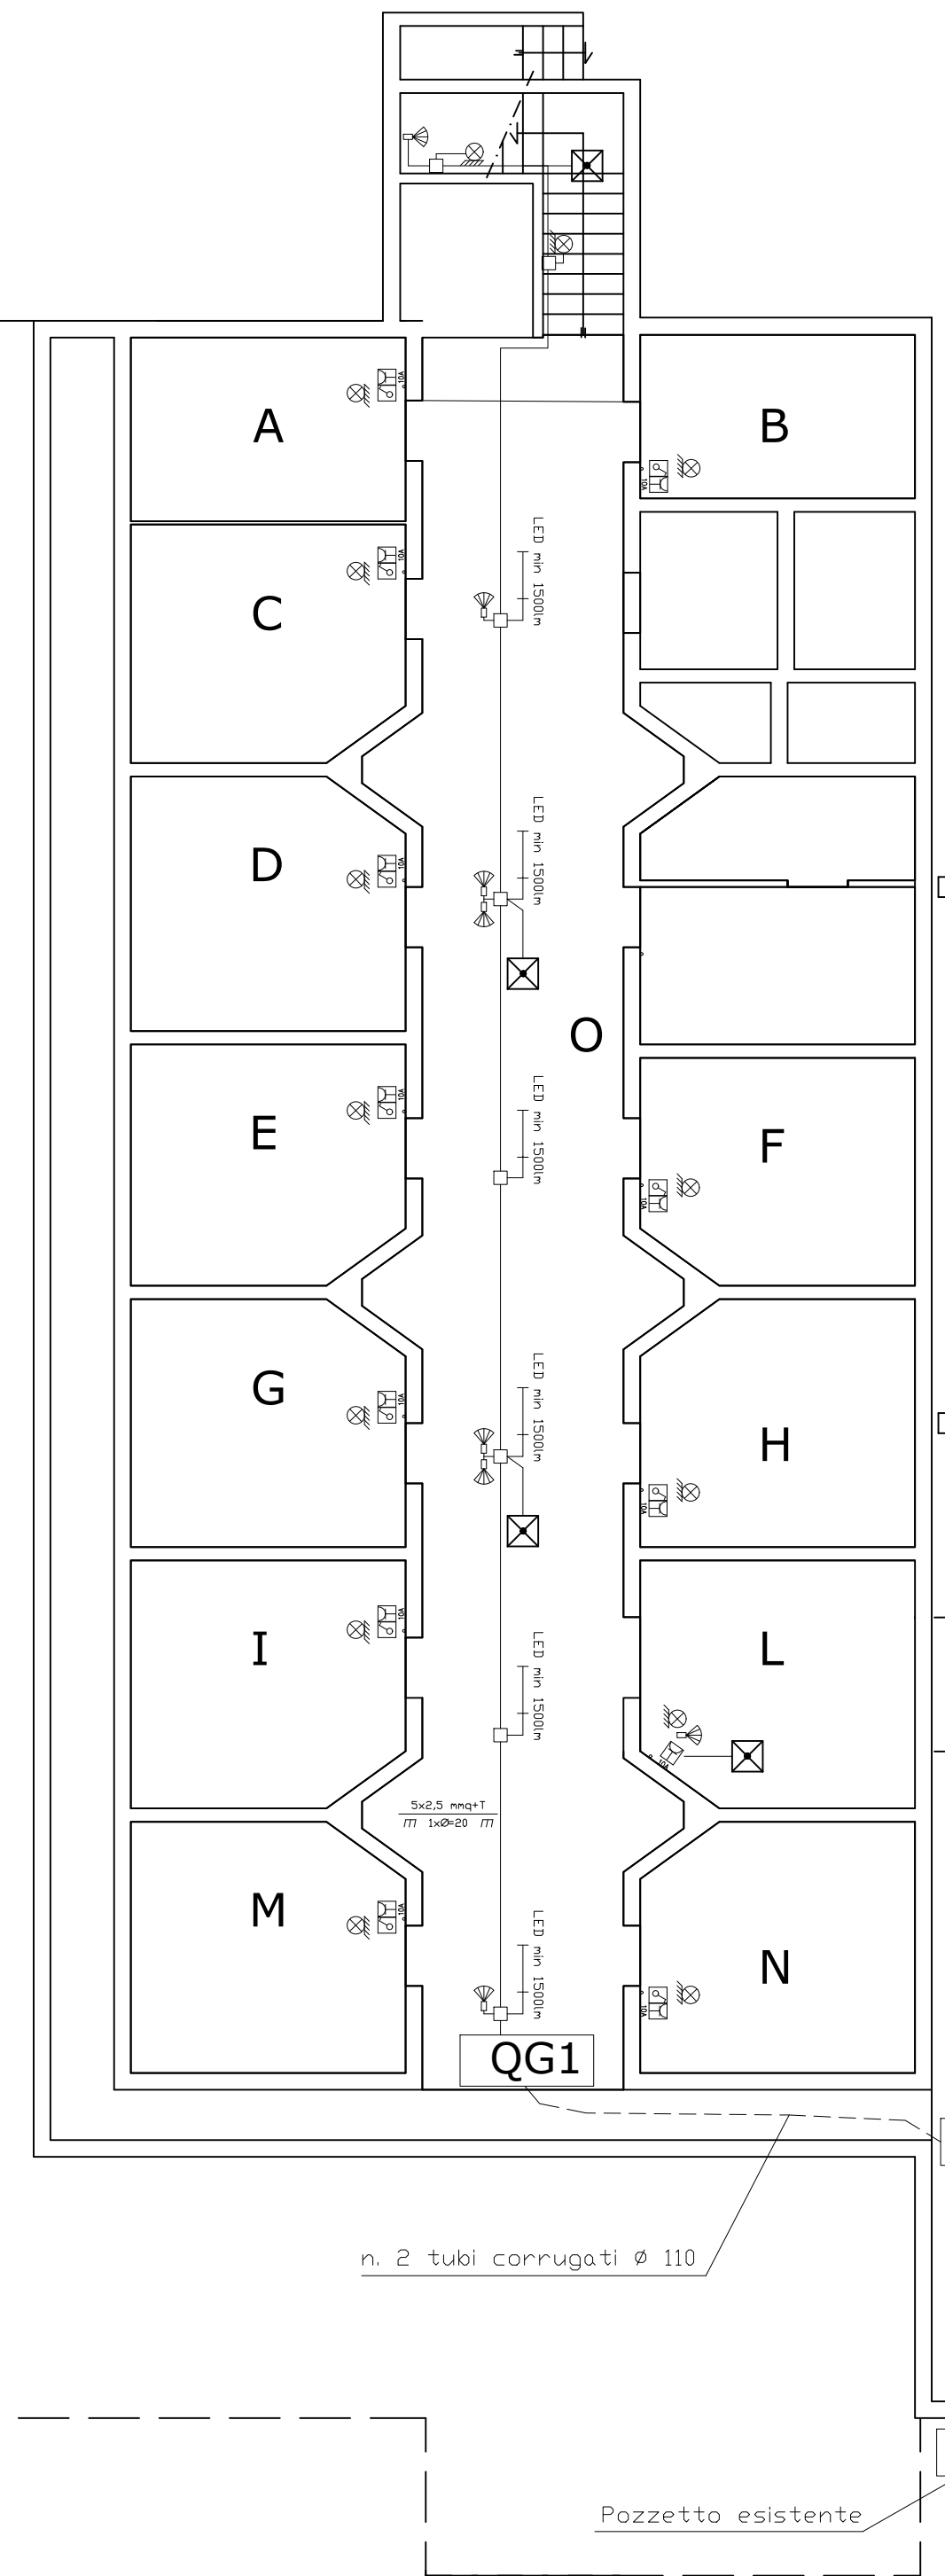

Pianta piano seminterrato

cavidotti

Scala 1/200

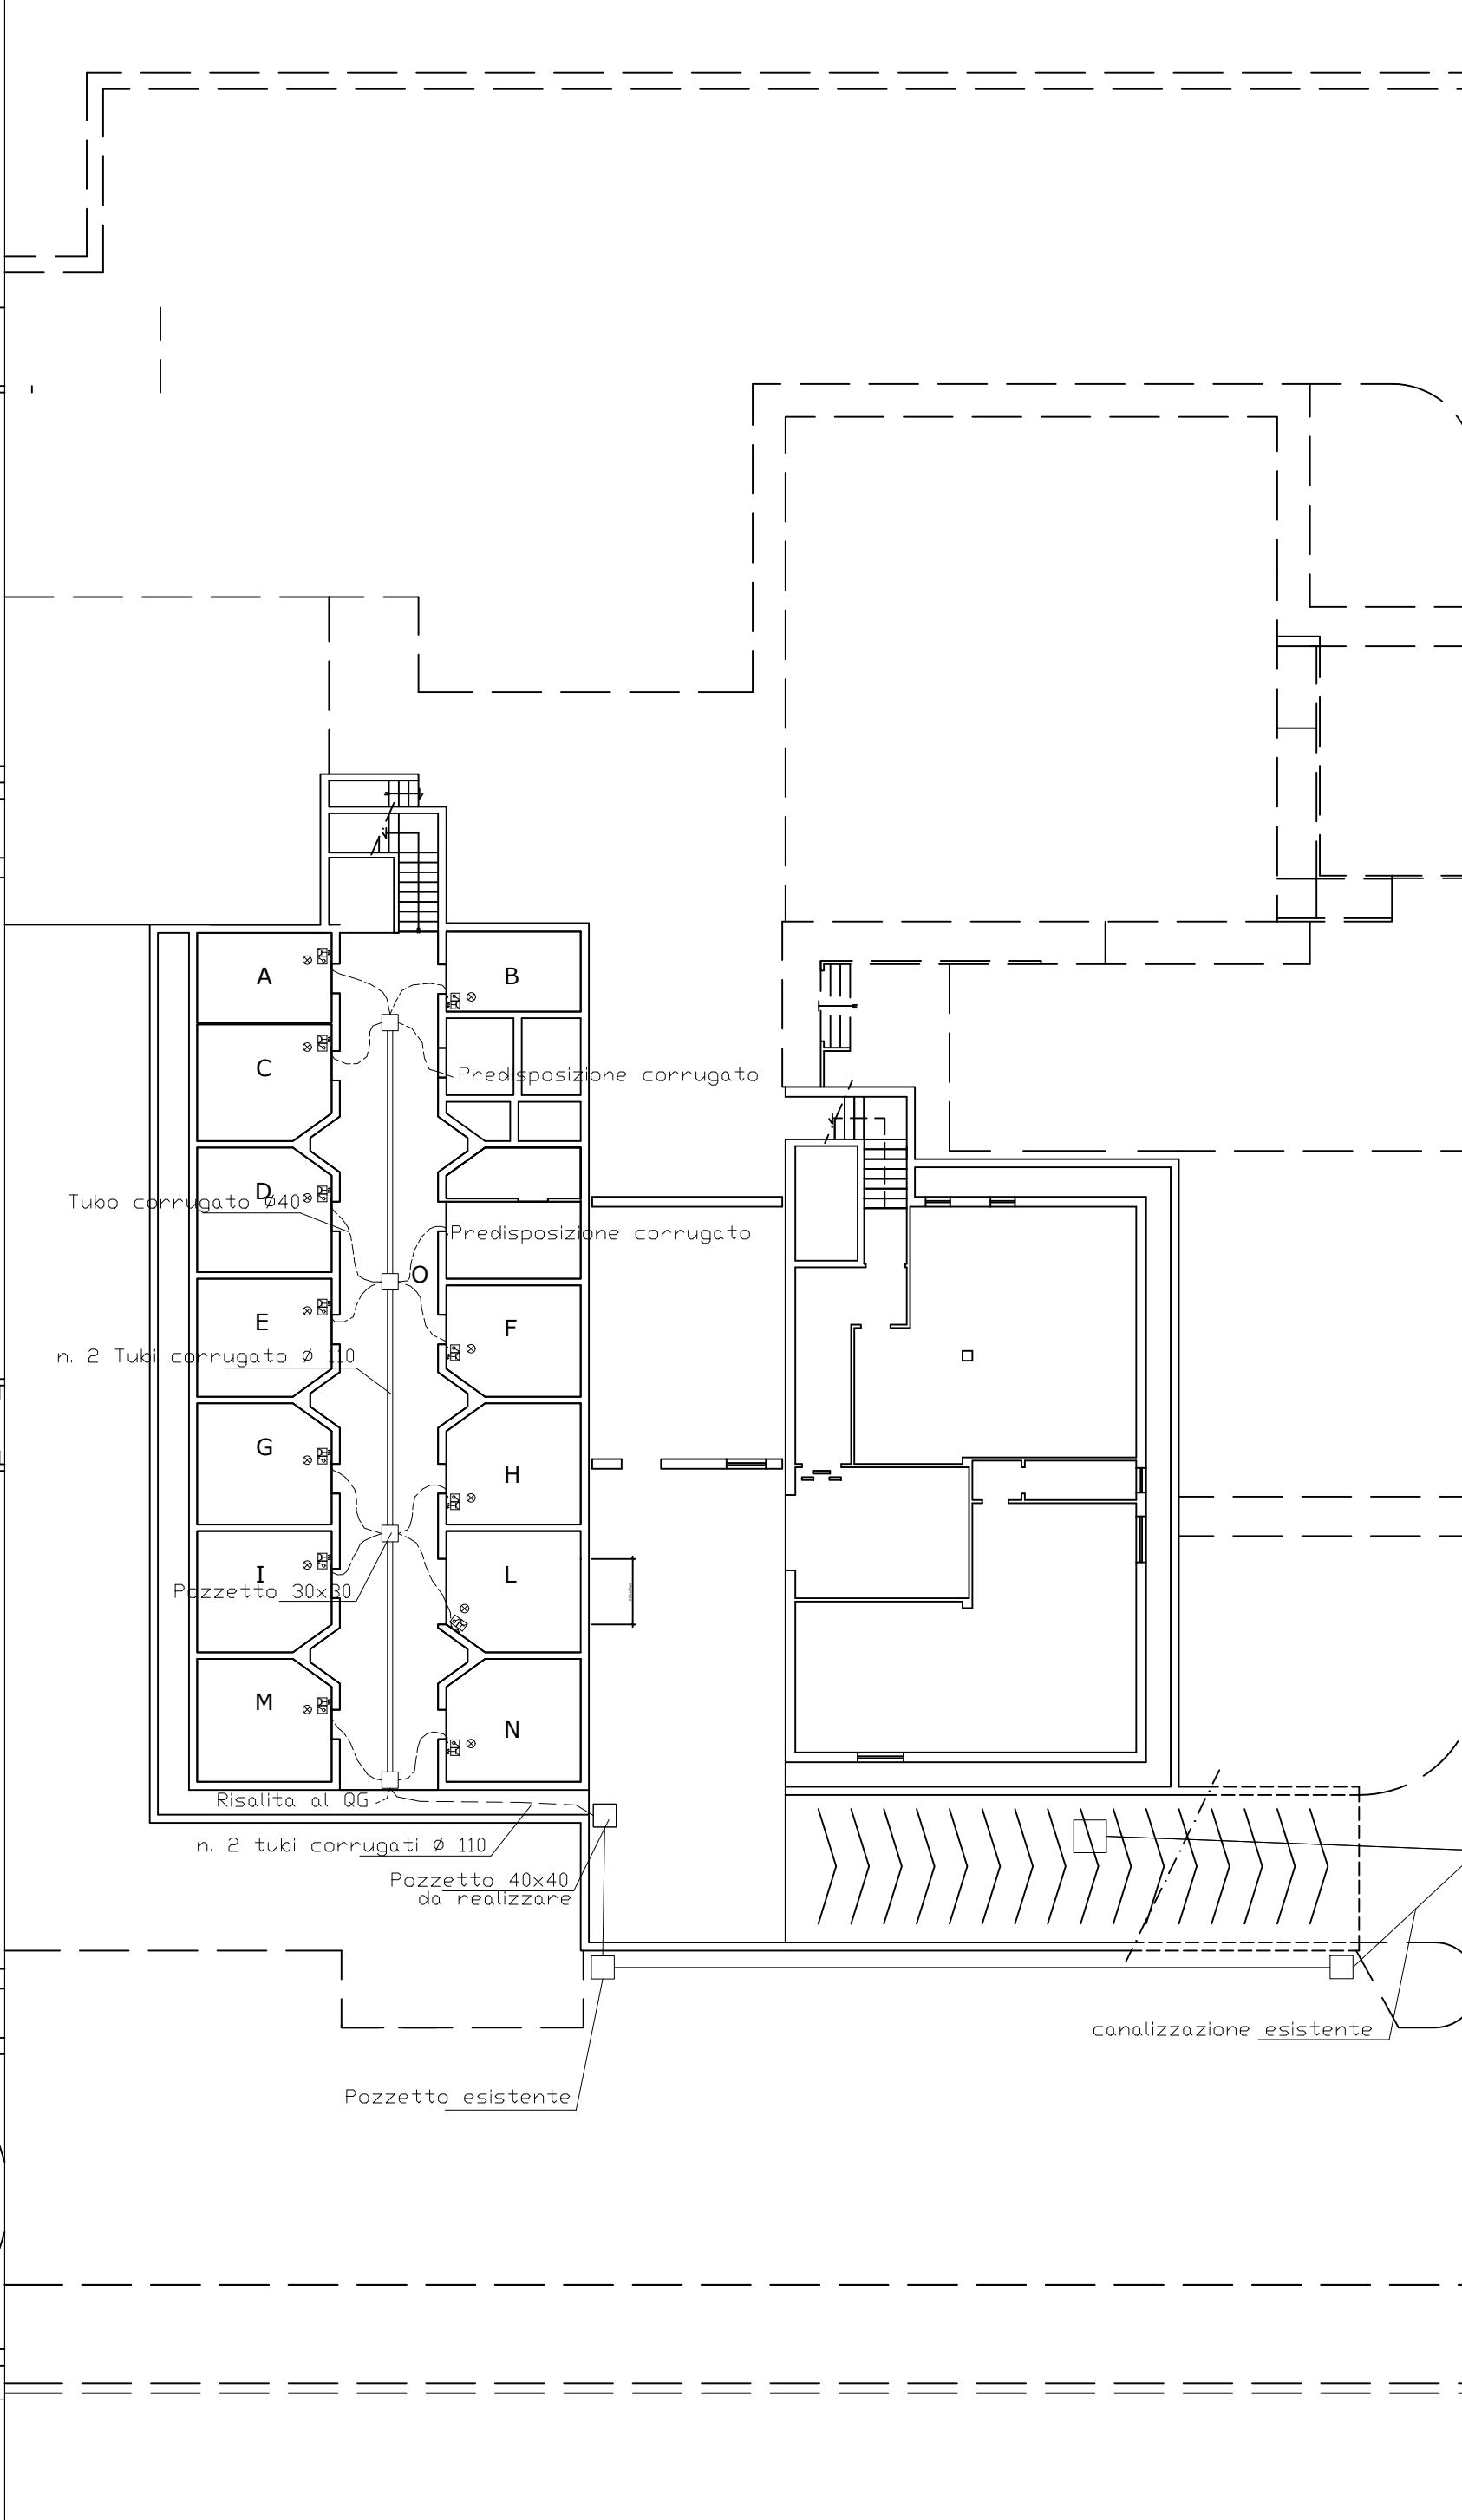

Pianta piano seminterrato

conduttori

scala 1/200

